


Rzut sieci kanalizacji sanitarnej 1:1000

Rysunek zamienny fragment sieci w Sątopach ark.3

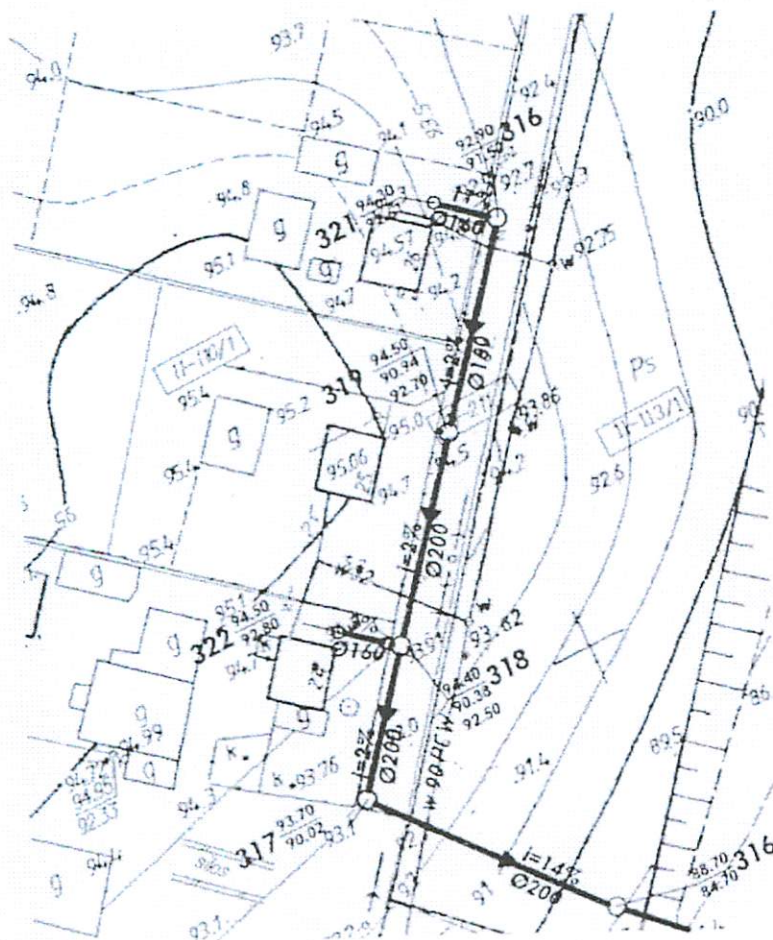

świadczą się zgodność
niniejszego odpisu (kopii)
z oryginałem
Biszynek, dnia 29.12.2010

Podpis

mgr inż. Grzegorz Szumilo

upr. bud. sanitarne bez ograniczeń
do kierowania i nadzorowania robót bud.
Nr. w A.M. 00029.0WOS/05

PRZEDSIĘBIORSTWO USŁUGOWO-BUDOWLANE
"INSPEC" Sp. z o.o.

ul. Partyzantów 26
tel./fax 0-89/527-22-94
NIP 510210955 NIP 739-00-04-037
KRS 261363

PRZEDSIĘBIORSTWO USŁUGOWO BUDOWLANE 10-081 OLSZTYN UL. PARTYZANTÓW 26				"INSPEC" sp. z o.o.	
OBIEKT: Sieć wodociągowa i kanalizacyjna gm. BISZTYNEK Sieci kanalizacyjna w Sątopach					NR. RYS. 3a
STADIUM Projekt budowlany			BRANZA sanitarna		DATA 02.08
TEMAT Plan zagospodarowania terenu proj. sieci				SKALA 1:1000	
PROJEKTOWAŁ mgr inż. Z. Kononowicz	OPRACOWAŁ tech S. Stokowski	OPRACOWAŁ mgr inż. G. Szumilo	SPRAWDZIŁ dr inż. R. Jankowski	KIER. PRACOWNI inż. W. Kędzierska	