
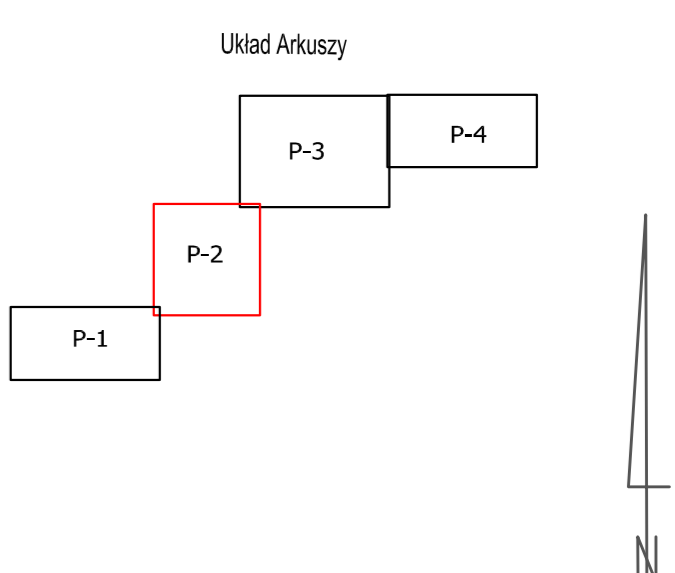


MAPA DO CEŁÓW PROJEKTOWYCH (Arkusz 9i 10 z 12)	
Oznaczenie kancelaryjne zgłoszenia pracy geodezyjnej	
P.2801.2016.234	
Miejscowość: Bisztynek-Kolonia, Miasto Bisztynek	
Jednostka ewidencyjna	identyfikator: 280104_5
	nazwa: Gmina Bisztynek, Miasto Bisztynek
Obszar ewidencyjny	identyfikator: 0001, 0002
	nazwa: Gmina Bisztynek, Miasto Bisztynek
Ulica: -	
Nr działki ewidencyjnej: 48, 25/2, 91, 94, 153/1, 154/8, 142, 121, 122/2	
Skala mapy: 1:500	
Sekcja 2000: 7.214.19.05.2, 7.215.19.25.4, 7.215.20.21.3, 7.215.20.21.4, 7.215.20.21.2, 7.215.20.22.3, 7.215.20.22.4, 7.215.20.22.2, 7.215.20.17.4, 7.215.20.23.1, PL-2000 strona 7 (21)	
Nazwa układu współrzędnych	prostokątnych płaskich
	wysokości
Krajowa sieć geodezyjna "Krajowa sieć geodezyjna", "Krajowa sieć geodezyjna", "Krajowa sieć geodezyjna"	
Dzielenie granic obszaru aktualizacji: -	
UWAGA: Nie przeprowadzono badań kątów wieńczących w granicach projektowanej inwestycji pod kątem służebności gruntowych	
UWAGA: Nie wykazano się istnieniem w terenie innych nie wykazanych urządzeń podziemnych, które nie były zgłoszone do inwentaryzacji powykonawczej	
GEODETA Marek Maciak UPN: ZAW. NR 20245 Tel. 0 507 047 079 e-mail: marek@maciak.pl 27.05.2016 Imię i nazwisko, nr uprawnień oraz data i podpis geodety uprawionego, który opracował i sporządził mapę	

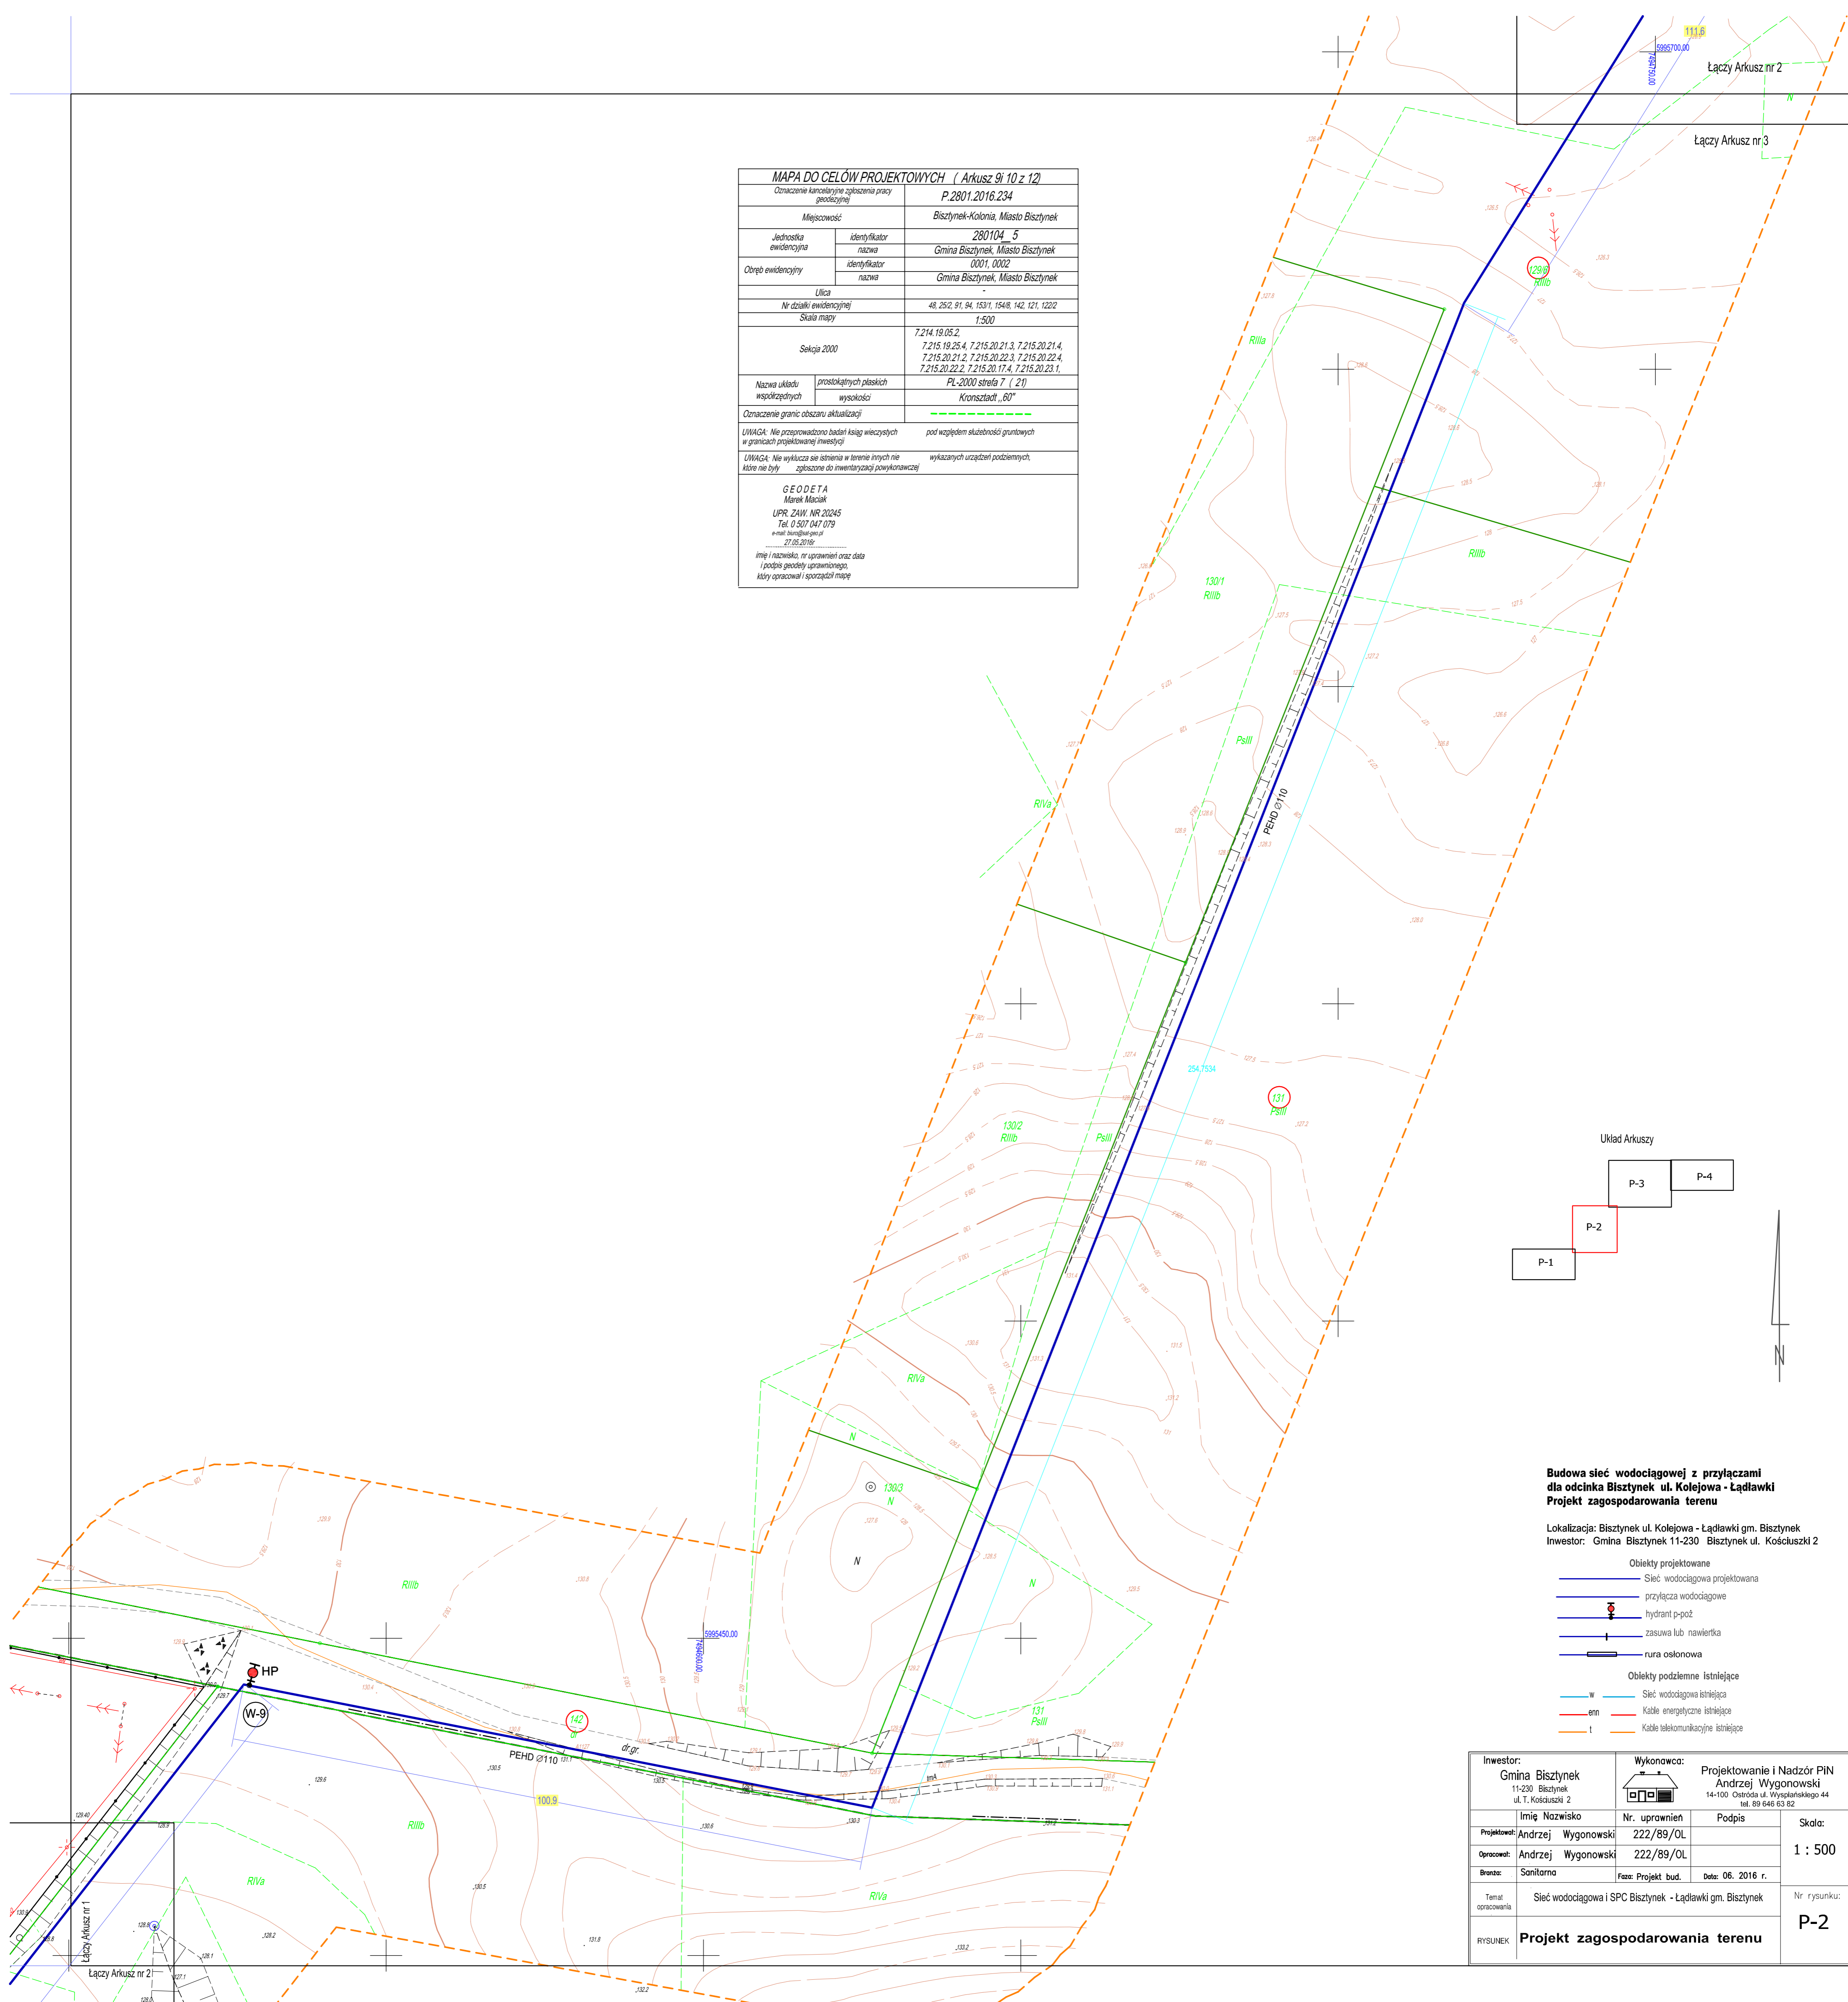

Budowa sieć wodociągowej z przyłączami dla odcinka Bisztynek ul. Kolejowa - Ładławki gm. Bisztynek Projekt zagospodarowania terenu


Lokalizacja: Bisztynek ul. Kolejowa - Ładławki gm. Bisztynek
 Inwestor: Gmina Bisztynek 11-230 Bisztynek ul. Kościuski 2

Obiekty projektowane

- Sieć wodociągowa projektowana
- przyłącza wodociągowe
- hydrant p-poż
- zasawa lub nawierтка
- rura osłonowa

Obiekty podziemne istniejące

- w Sieć wodociągowa istniejąca
- em Kable energetyczne istniejące
- t Kable telekomunikacyjne istniejące

Inwestor: Gmina Bisztynek 11-230 Bisztynek ul. T. Kościuski 2		Wykonawca:  Andrzej Wygonowski 14-100 Ostrota ul. Wyspiańskiego 44 tel. 89 645 63 62		Projektowanie i Nadzór PIN	
Imię Nazwisko		Nr. uprawnień		Podpis	
Projektował: Andrzej Wygonowski		222/89/OL			
Opracował: Andrzej Wygonowski		222/89/OL			
Branża: Sanitarna		Faza: Projekt bud.		Data: 06. 2016 r.	
Temat: Sieć wodociągowa i SPC Bisztynek - Ładławki gm. Bisztynek				Nr rysunku:	
RYSUNEK		Projekt zagospodarowania terenu		P-2	



Skala:
1 : 500